


Legenda	
	Caixa Sifonada
	Caixas Inspeção Esgoto Sifonada
	Joelho 45
	Joelho de Uso Geral
	Vaso Sanitário c/ 260"

Lista de Materiais	
Caixas de Passagem	
Caixa de inspeção de esgoto sifonada CES- 60x60 cm	1 pc
PVC Acessórios	
Caixa sifonada 150x150x200	1 pc
Sifão de casa pr pia e lavatório 1" - 1 1/2"	1 pc
Válvula pr lavatório e tanque 1"	1 pc
PVC Esgoto	
Curva 90 curta 40 mm	1 pc
Joelho 45 40 mm	1 pc
Joelho 90 40 mm	1 pc
Joelho 90 100 mm	1 pc
Joelho 90 c/anel pr esgoto secundário 40 mm - 1 1/2"	1 pc
Tubo rígido c/ porta lisa 100 mm - 4"	7.48 m
40 mm	2.85 m
50 mm - 2"	0.83 m

Detalhe S1  
escala 1:25

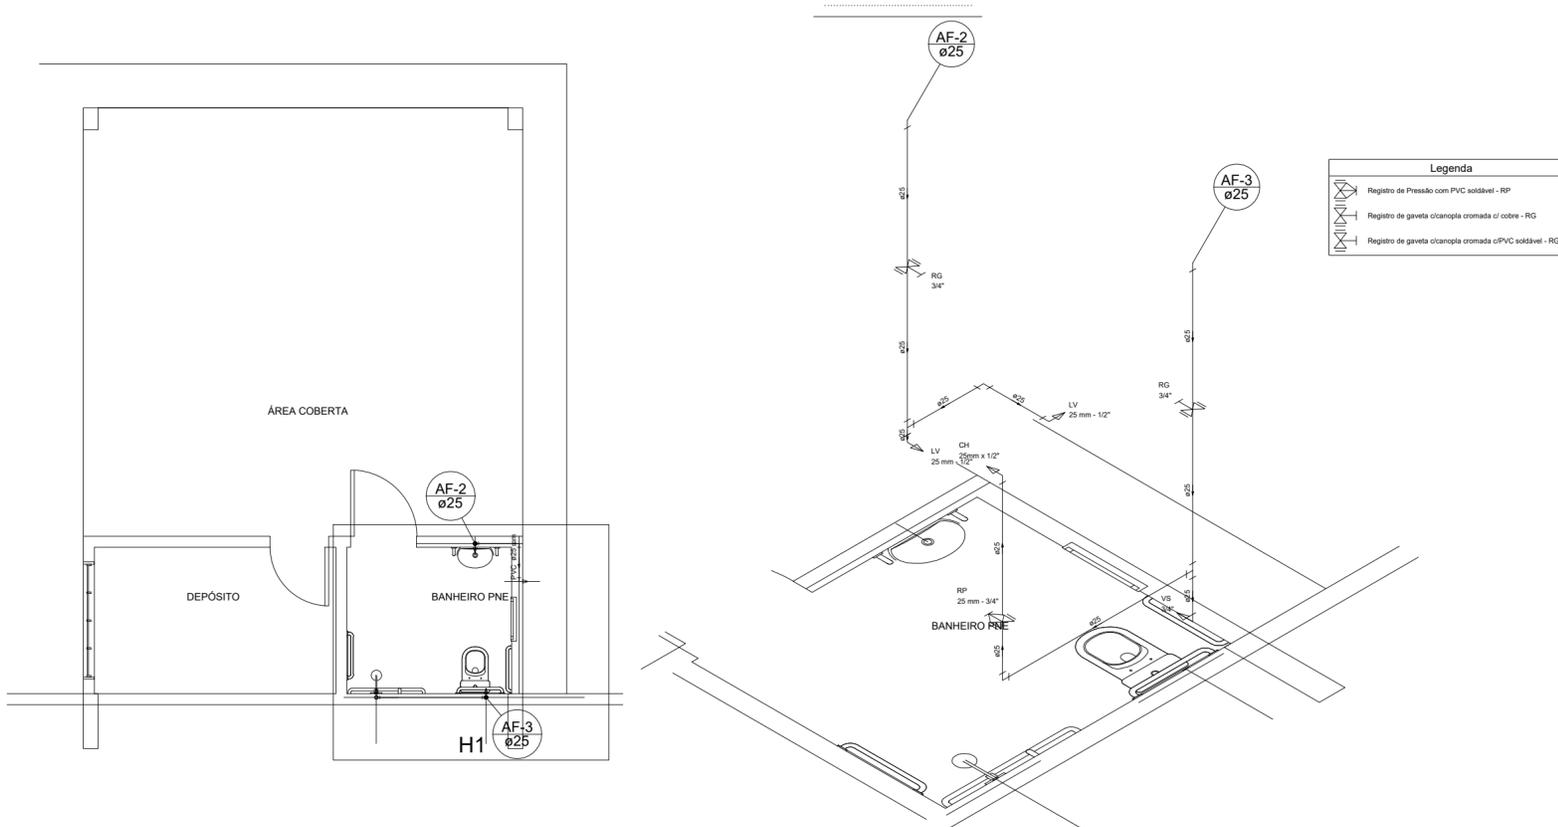

Legenda	
	Registro de Pressão com PVC soldável - RP
	Registro de gaveta c/ anel c/ cobre cromado c/ cobre - RG
	Registro de gaveta c/ anel c/ PVC soldável - RG

Detalhe H1

escala 1:25

PROJETO: **PROJETO HIDROSSANITÁRIO ÚNICA** FOLHA:

OBRA: CONSTRUÇÃO DO CEMITÉRIO MUNICIPAL DE ANANAS  
 PROPRIETÁRIO: PREFEITURA MUNICIPAL DE ANANAS - TO  
 CNPJ: 19.870.299/0001-63  
 ENDEREÇO: ZONA RURAL - ANANAS - TO

QUADRO DE ÁREAS		ASSINATURA
TERRENO:.....	m <sup>2</sup>	PROPRIETÁRIO
ÁREA CONSTRUÍDA:.....	m <sup>2</sup>	PREFEITURA MUNICIPAL DE ANANAS
TAXA DE OCUPAÇÃO:.....5.14%		AUTOR PROJETO
		CREA: 313.250/D-TO
		ENGENHEIRO CIVIL
		MARCOS OLIVEIRA DA SILVA

ESCALA: INDICADA DESENHO: DATA: JUNHO DE 2020

CONTEÚDO: PLANTA BAIXA SANITÁRIA; LISTA DE MATERIAIS;  
 PLANTA BAIXA HIDRÁULICA; DETALHE ISOMÉTRICO;